


# IMPIANTI SPECIALI AMBIENTE

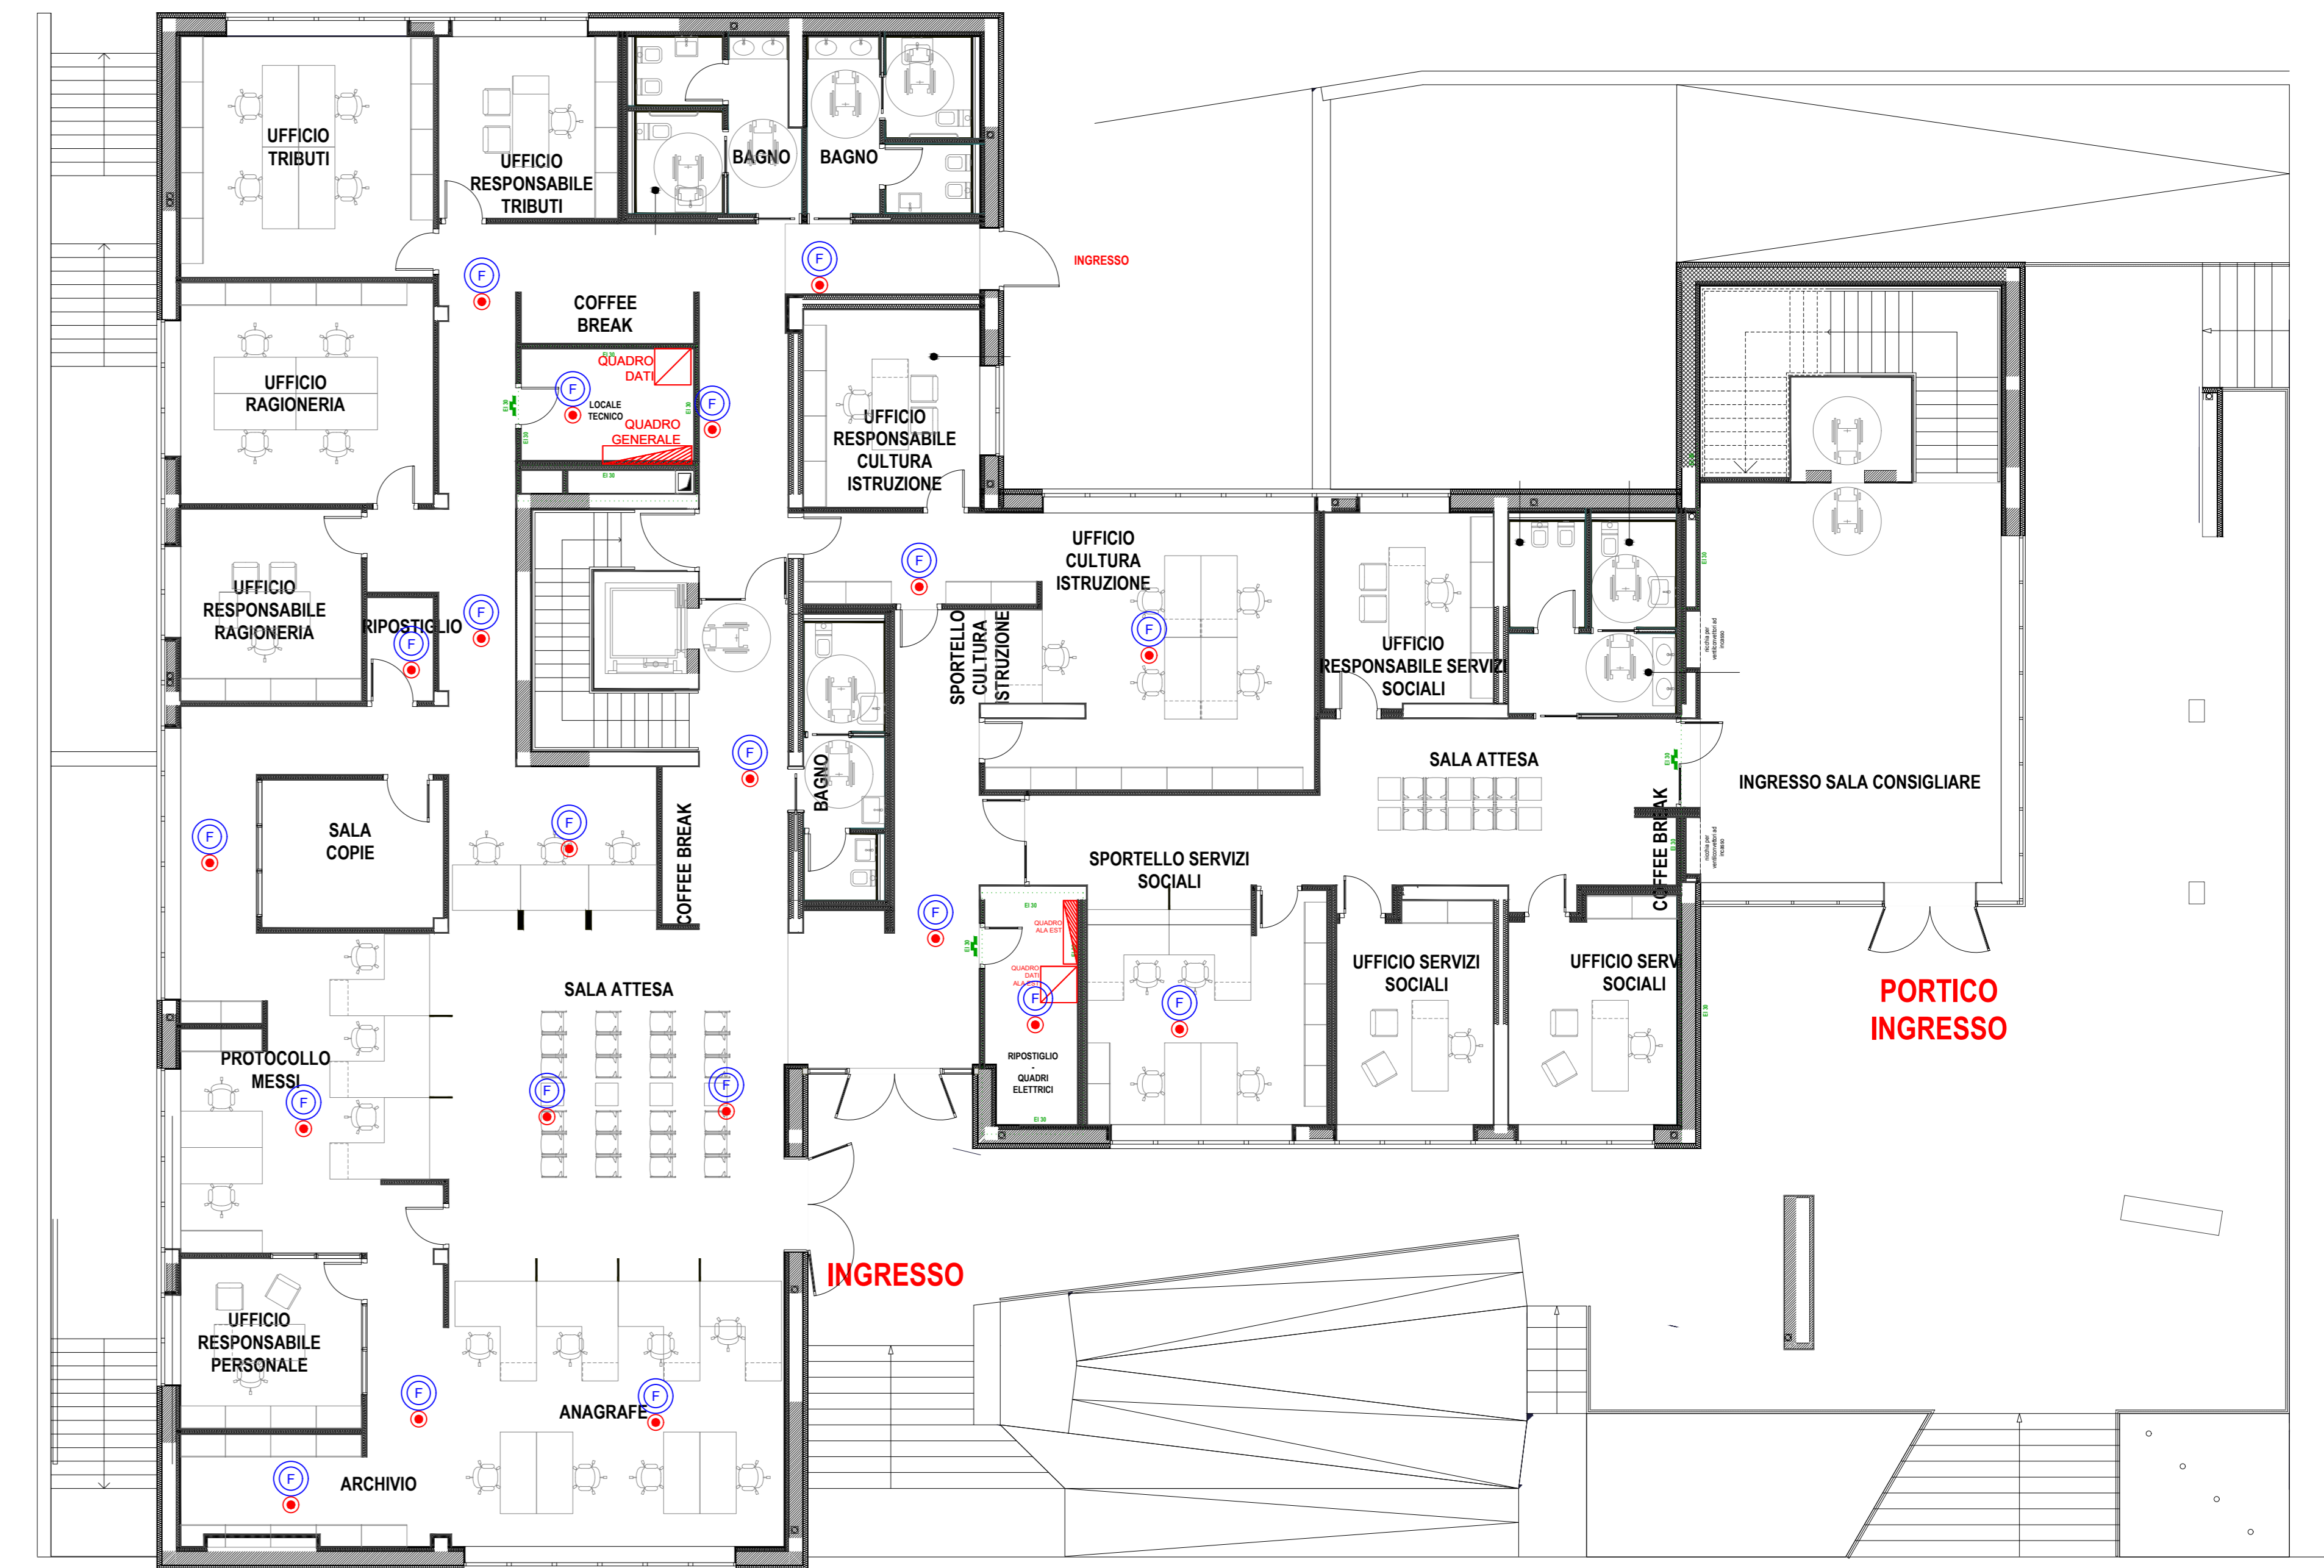

# IMPIANTI SPECIALI PAVIMENTO GALLEGGIANTE



# IMPIANTI SPECIALI CONTROSOFFITTO



**LEGENDA ANTINTRUSIONE (solo predisposizione)**

SIMBOLO	DESCRIZIONE
	CONTATTO MAGNETICO
	SENSORE VOLUMETRICO DI PRESENZA
	SIRENA ESTERNA
	SIRENA INTERNA
	TASTIERA
	TELECAMERA
	MONITOR
	CENTRALE ALLARME
	CENTRALE TVCC

	CENTRALE ANTINCENDIO LOGIFIRE 1/8 LOOP - Comelit 41CPE118 ESPANDIBILE A 4 LOOP CON SCHEDE LOOP - Comelit 41ECL120 DA COMPLETARE CON N° 1 BATTERIA 12V/18Ah - Comelit 30076004
	PANNELLO RIPETITORE CON DISPLAY TOUCH PER CENTRALI LOGIFIRE, ATENA E ATENA EASY - Comelit 41CPR100
	RIVELATORE OTTICO DI FUMO INDIRIZZATO - Comelit 41RFU100 DA COMPLETARE CON BASE - Comelit 41RBX020
	RIVELATORE DI CALORE INDIRIZZATO - Comelit 41RCS100 DA COMPLETARE CON BASE - Comelit 41RBX020
	RIVELATORE MULTICRITERIO FUMO/CALORE INDIRIZZATO - Comelit 41RML100 DA COMPLETARE CON BASE - Comelit 41RBX020
	INDICATORE LED REMOTO - Comelit 48FP100
	RIVELATORE DI FUMO INDIRIZZATO - Comelit 41RFU100 INSTALLATO IN SPAZI NASCOSTI DA COMPLETARE CON INDICATORE LED REMOTO - Comelit 48FP100 E BASE - Comelit 41RBX020
	SIRENA CON LAMPEGGIANTE INDIRIZZATA IP 43 EN54-323 - Comelit 41SC000 DA COMPLETARE CON BASE - Comelit 41RBX020
	SIRENA CON LAMPEGGIANTE INDIRIZZATA EN54-323 - Comelit 41SC000 DA COMPLETARE CON BASE IP65 - Comelit 41SE000 PER UTILIZZO COME SIRENA CON LAMPEGGIANTE ESTERNA
	PANNELLO INDICATORE ALLARME INCENDIO PER LAMPEGGIANTI, SIRENE E/O SIRENE CON LAMPEGGIANTI - Comelit 48PIN000
	PULSANTE DI ALLARME MANUALE INDIRIZZATO - Comelit 41PAM000 DA COMPLETARE CON EVENTUALE COPERCCHIO PROTETTIVO Comelit 43PAT000
	COMBINATORE TELEFONICO GSM 3G CERTIFICATO EN54-21 Comelit CT400EN
	ALIMENTATORE SUPPLEMENTARE 5.5A IP44 Comelit ZSP100-S-5A-18 DA COMPLETARE CON N° 2 BATTERIE 12V/18Ah - Comelit 30076004
	RIVELATORE DI FUMO INDIRIZZATO - Comelit 41RFU100 INSTALLATO IN CAMERA DI ANALISI PER CONDOTTE - Comelit 48CAC001 DA COMPLETARE CON INDICATORE LED REMOTO - Comelit 48FP100 E BASE - Comelit 41RBX020
	MODULO INDIRIZZATO 1 USCITA SUPERVISIONATA Comelit 41I0M000
	MODULO INDIRIZZATO 2 INGRESSI SUPERVISIONATI E 2 USCITE SUPERVISIONATE O A RELE' Comelit 41I0M122

**COMUNE DI CONCESIO**  
PROVINCIA DI BRESCIA

Progettazione esecutiva ed esecuzione dei lavori sulla base del progetto definitivo di ampliamento e ristrutturazione con demolizione della sede municipale  
CUP: D45E20005980006  
CIG: 9552151C5C

R.U.P.: Arch. Flavia Gusberti

RESPONSABILE INTEGRAZIONE DISCIPLINE SPECIALISTICHE  
Arch. Giovanni Albani

RAGGRUPPAMENTO TEMPORANEO DI PROFESSIONISTI

PROGETTO OPERE ARCHITETTONICHE  
Arch. Nicola Guccio  
Arch. Anna Cuomo

PROGETTO STRUTTURALE  
Ing. Maurizio Costante  
Ing. Vincenzo Bisogni (collaboratore)

PROGETTO IMPIANTI ELETTRICI  
Ing. Stefano Greco

PROGETTO IMPIANTO MECCANICI  
Ing. Antonio Salza

COORDINAMENTO SICUREZZA IN PROGETTAZIONE  
Arch. Giovanni Albani

GEOLGIA  
Dott. Geol. Antonio Cuomo

**VERIFICA**  
Società Italiana di Verifica e Progetto

Beda Legnè  
Nicola Salvatore (SA), Via J.F. Kennedy, 2 - 06015  
C.P. 04102 (Viterbo)  
Tel. +39 0761 939118 - Fax +39 0761 939189  
E-mail: info@verifica.it  
WEB: www.verifica.it  
Ing. Antonio Salza  
Beda Legnè  
Nicola Salvatore (SA) Via Cavallotti, 23/A  
C.P. 04100 (Viterbo)  
Tel. +39 0761 939118

Elaborato  
ELABORATI GENERALI  
Grafico  
DISTRIBUZIONE IMPIANTI SPECIALI PIANO TERRA

cod. commessa opera doc. e prog. fase rev.

23E16008 03 ST16 1 0

File Name: 23E16008\_03\_ST16\_16.PDF SCALA: 1:100

2					
1					
0	Progetto Esecutivo	28/08/2023	GRECO	COLASANTE	ALBANI
Rev.	Descrizione	DATA	REDATTO	VERIFICATO	APPROVATO

A termini di legge tutti i diritti sono riservati. È vietata la riproduzione in qualsiasi forma senza autorizzazione di verifica e progetto SA.

**ISO 9001**  
S.I.C. CERTIFICATA