




PIANTA PIANO TERRA SCALA 1:100

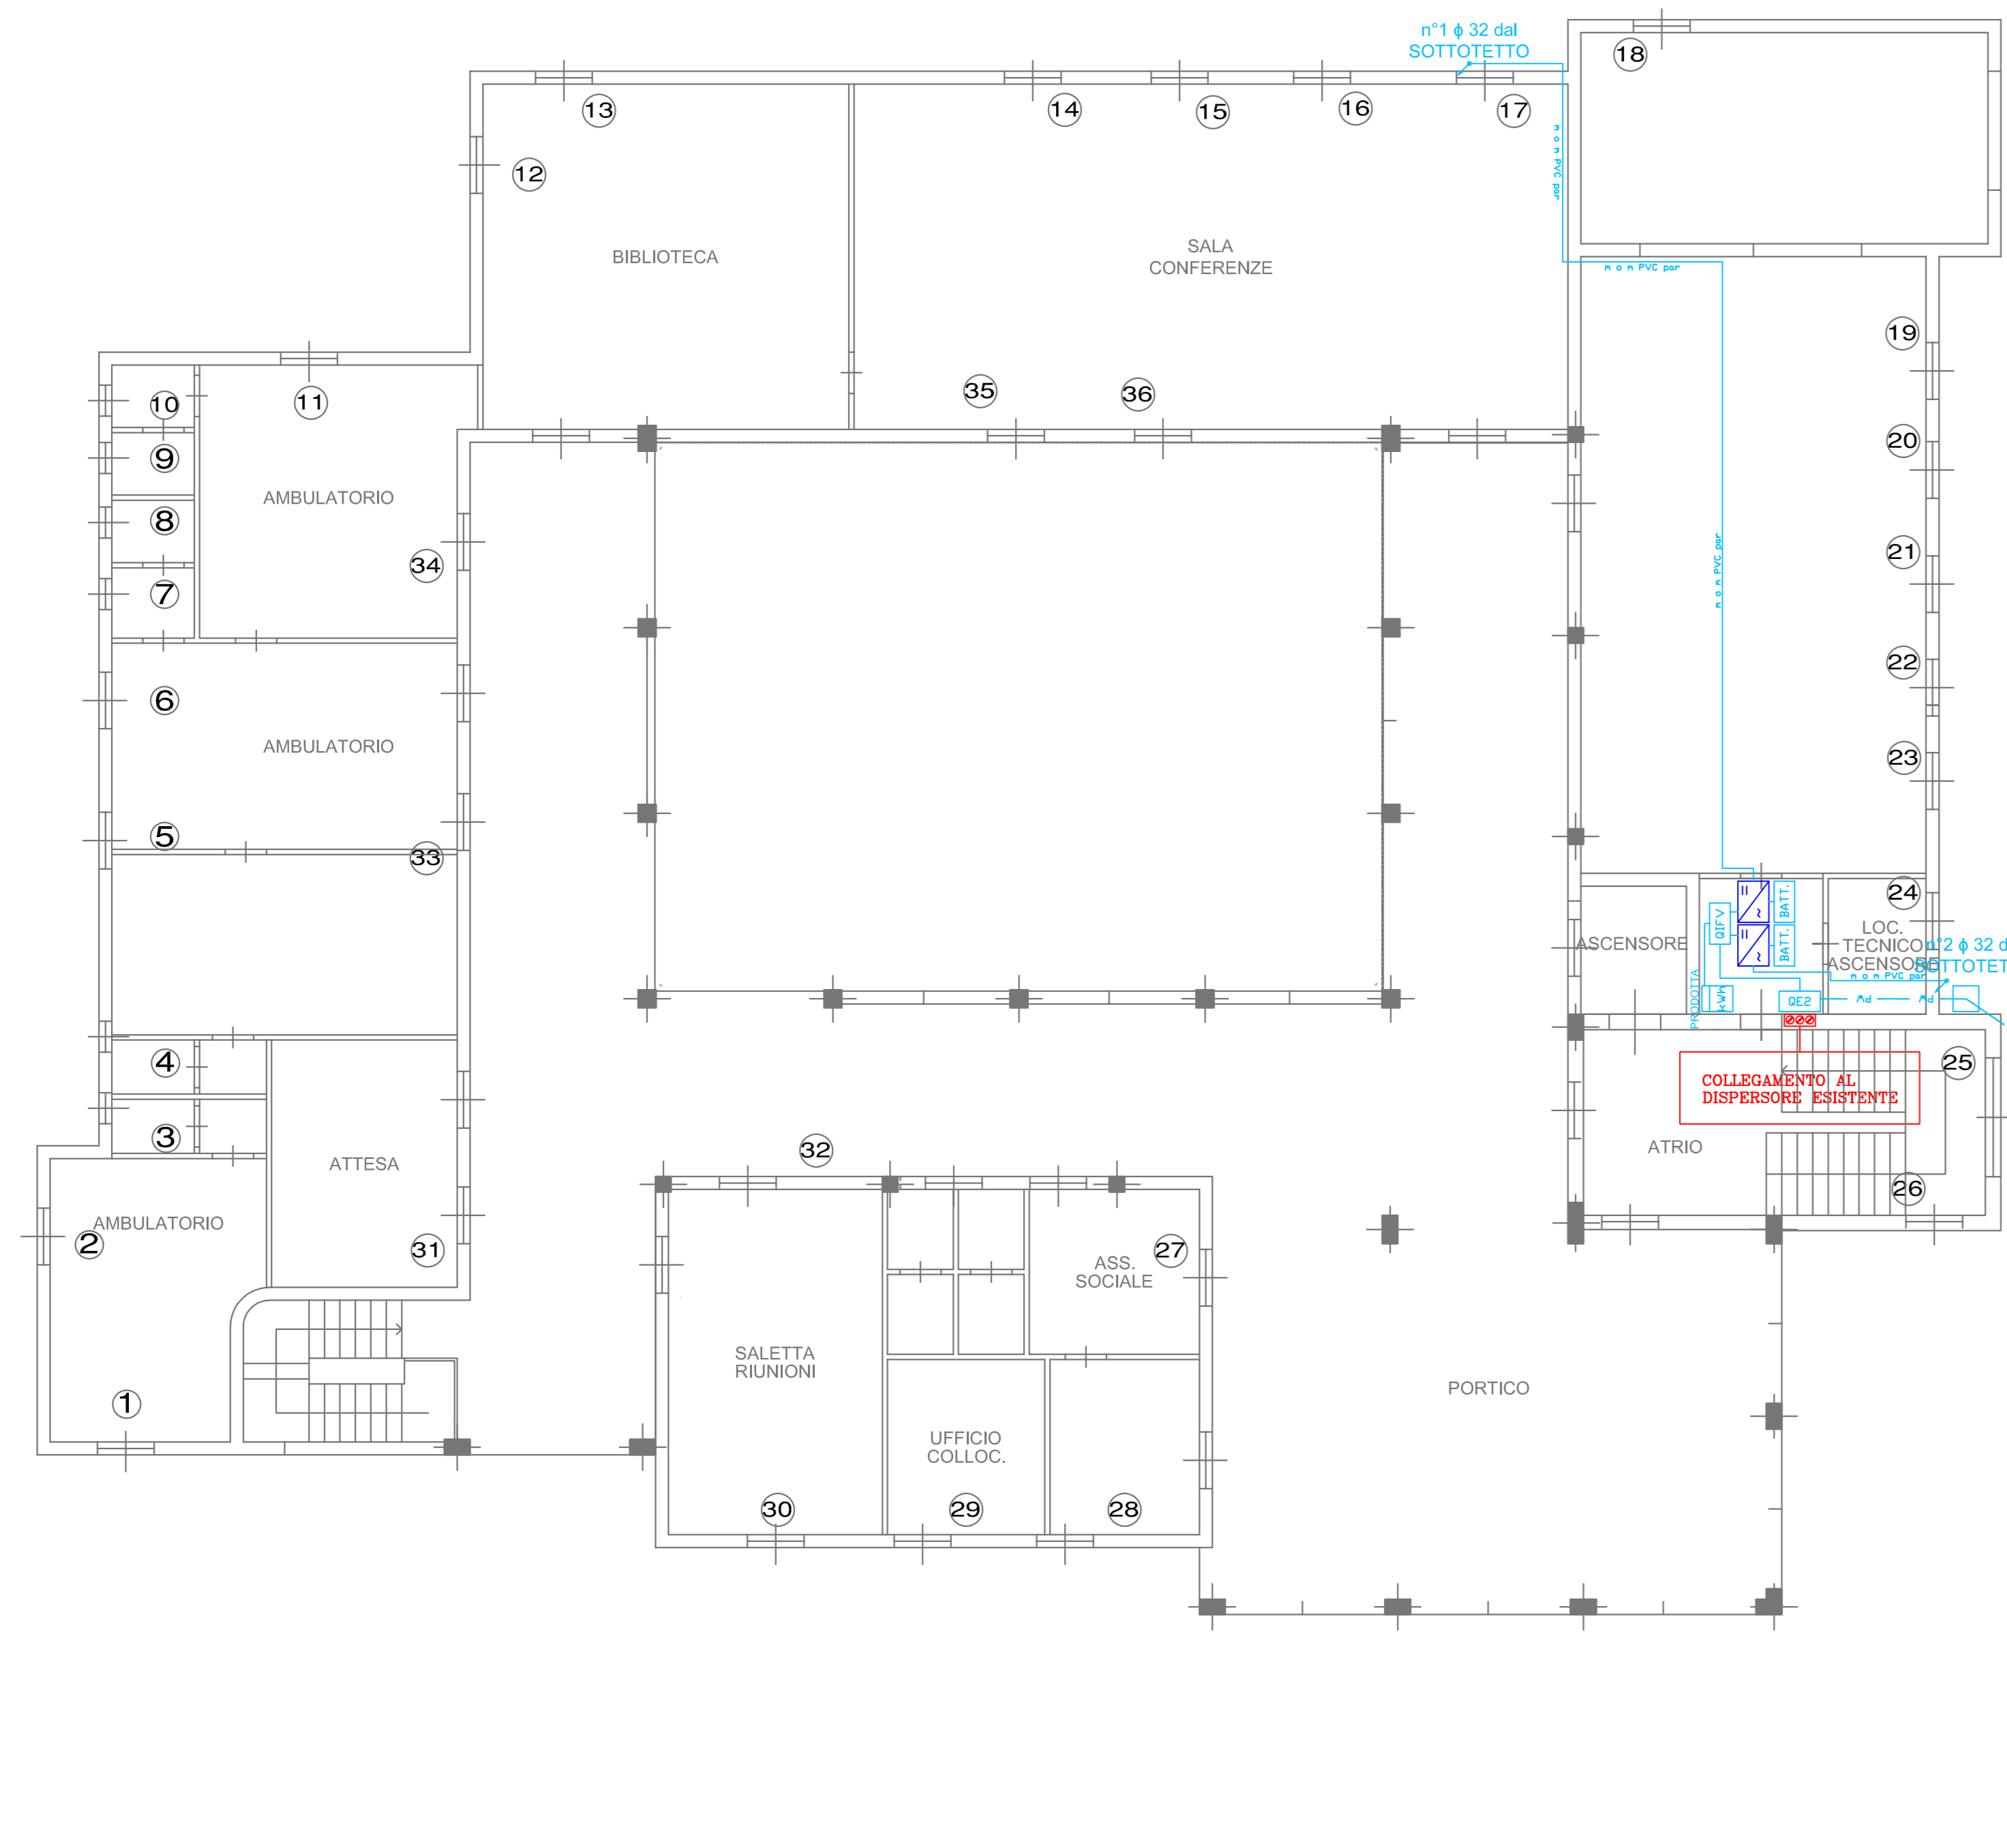

PIANTA PIANO PRIMO SCALA 1:100

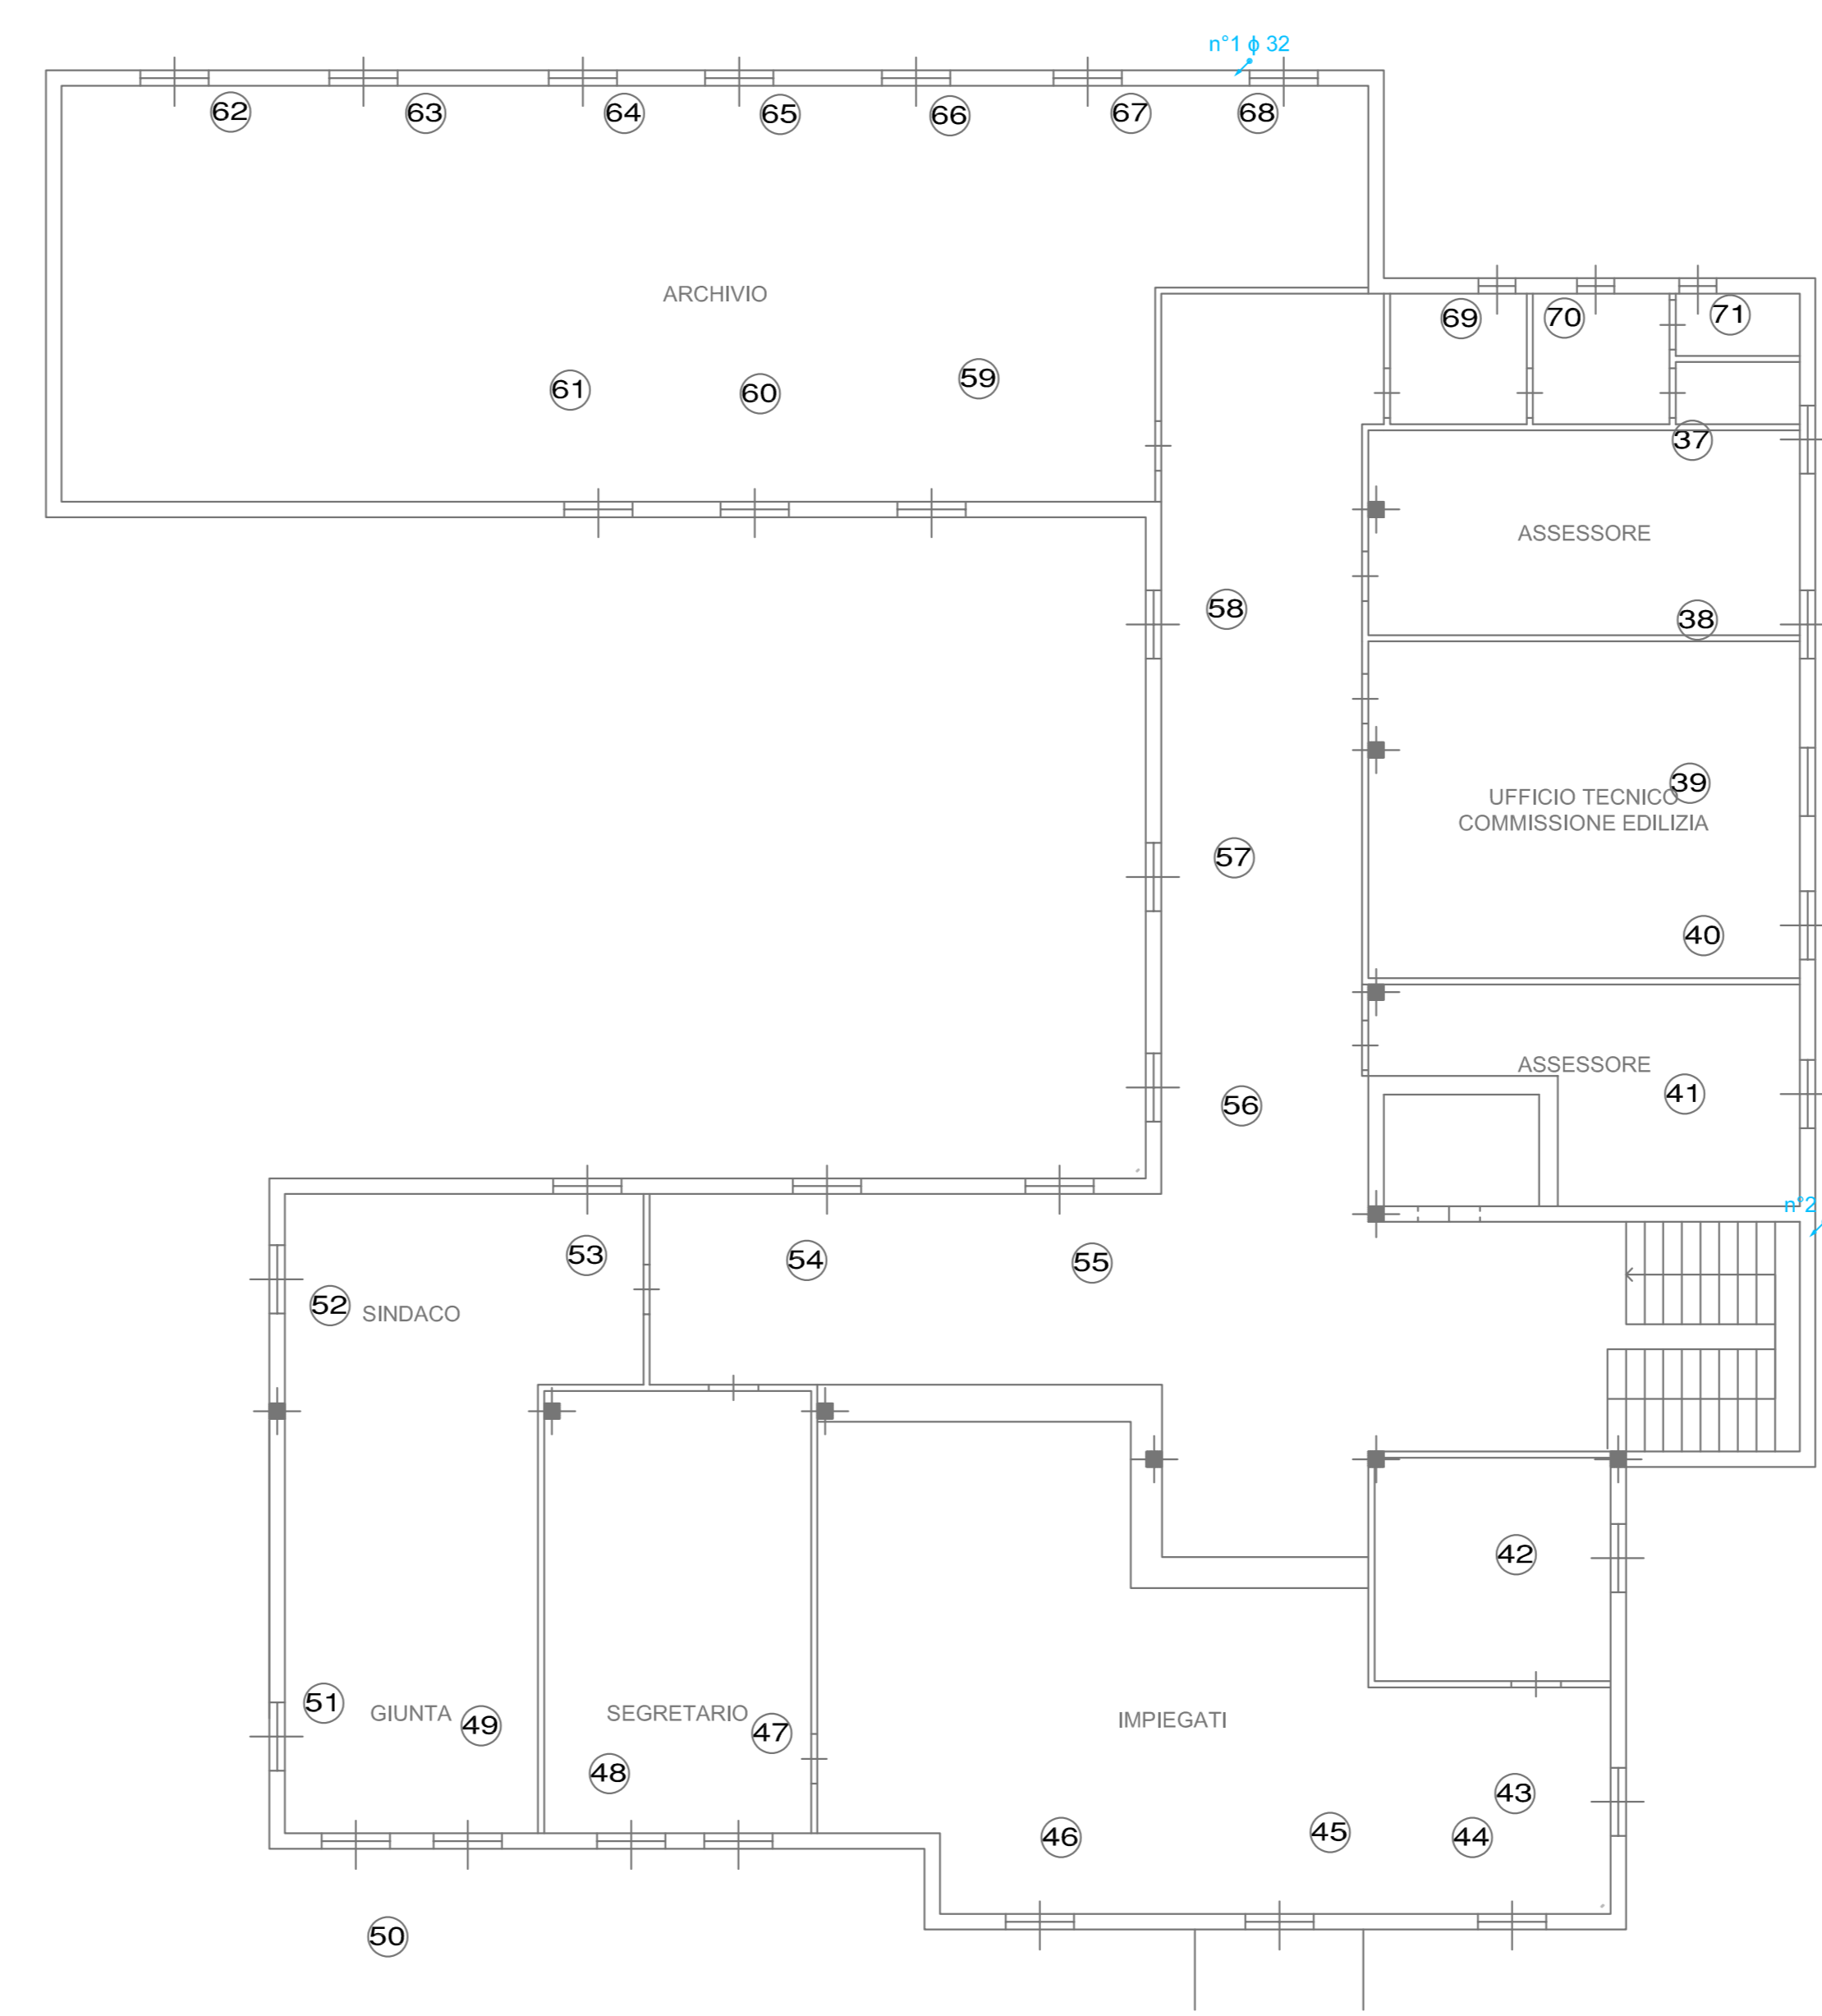

PIANTA PIANO SOTTOTETTO SCALA 1:100

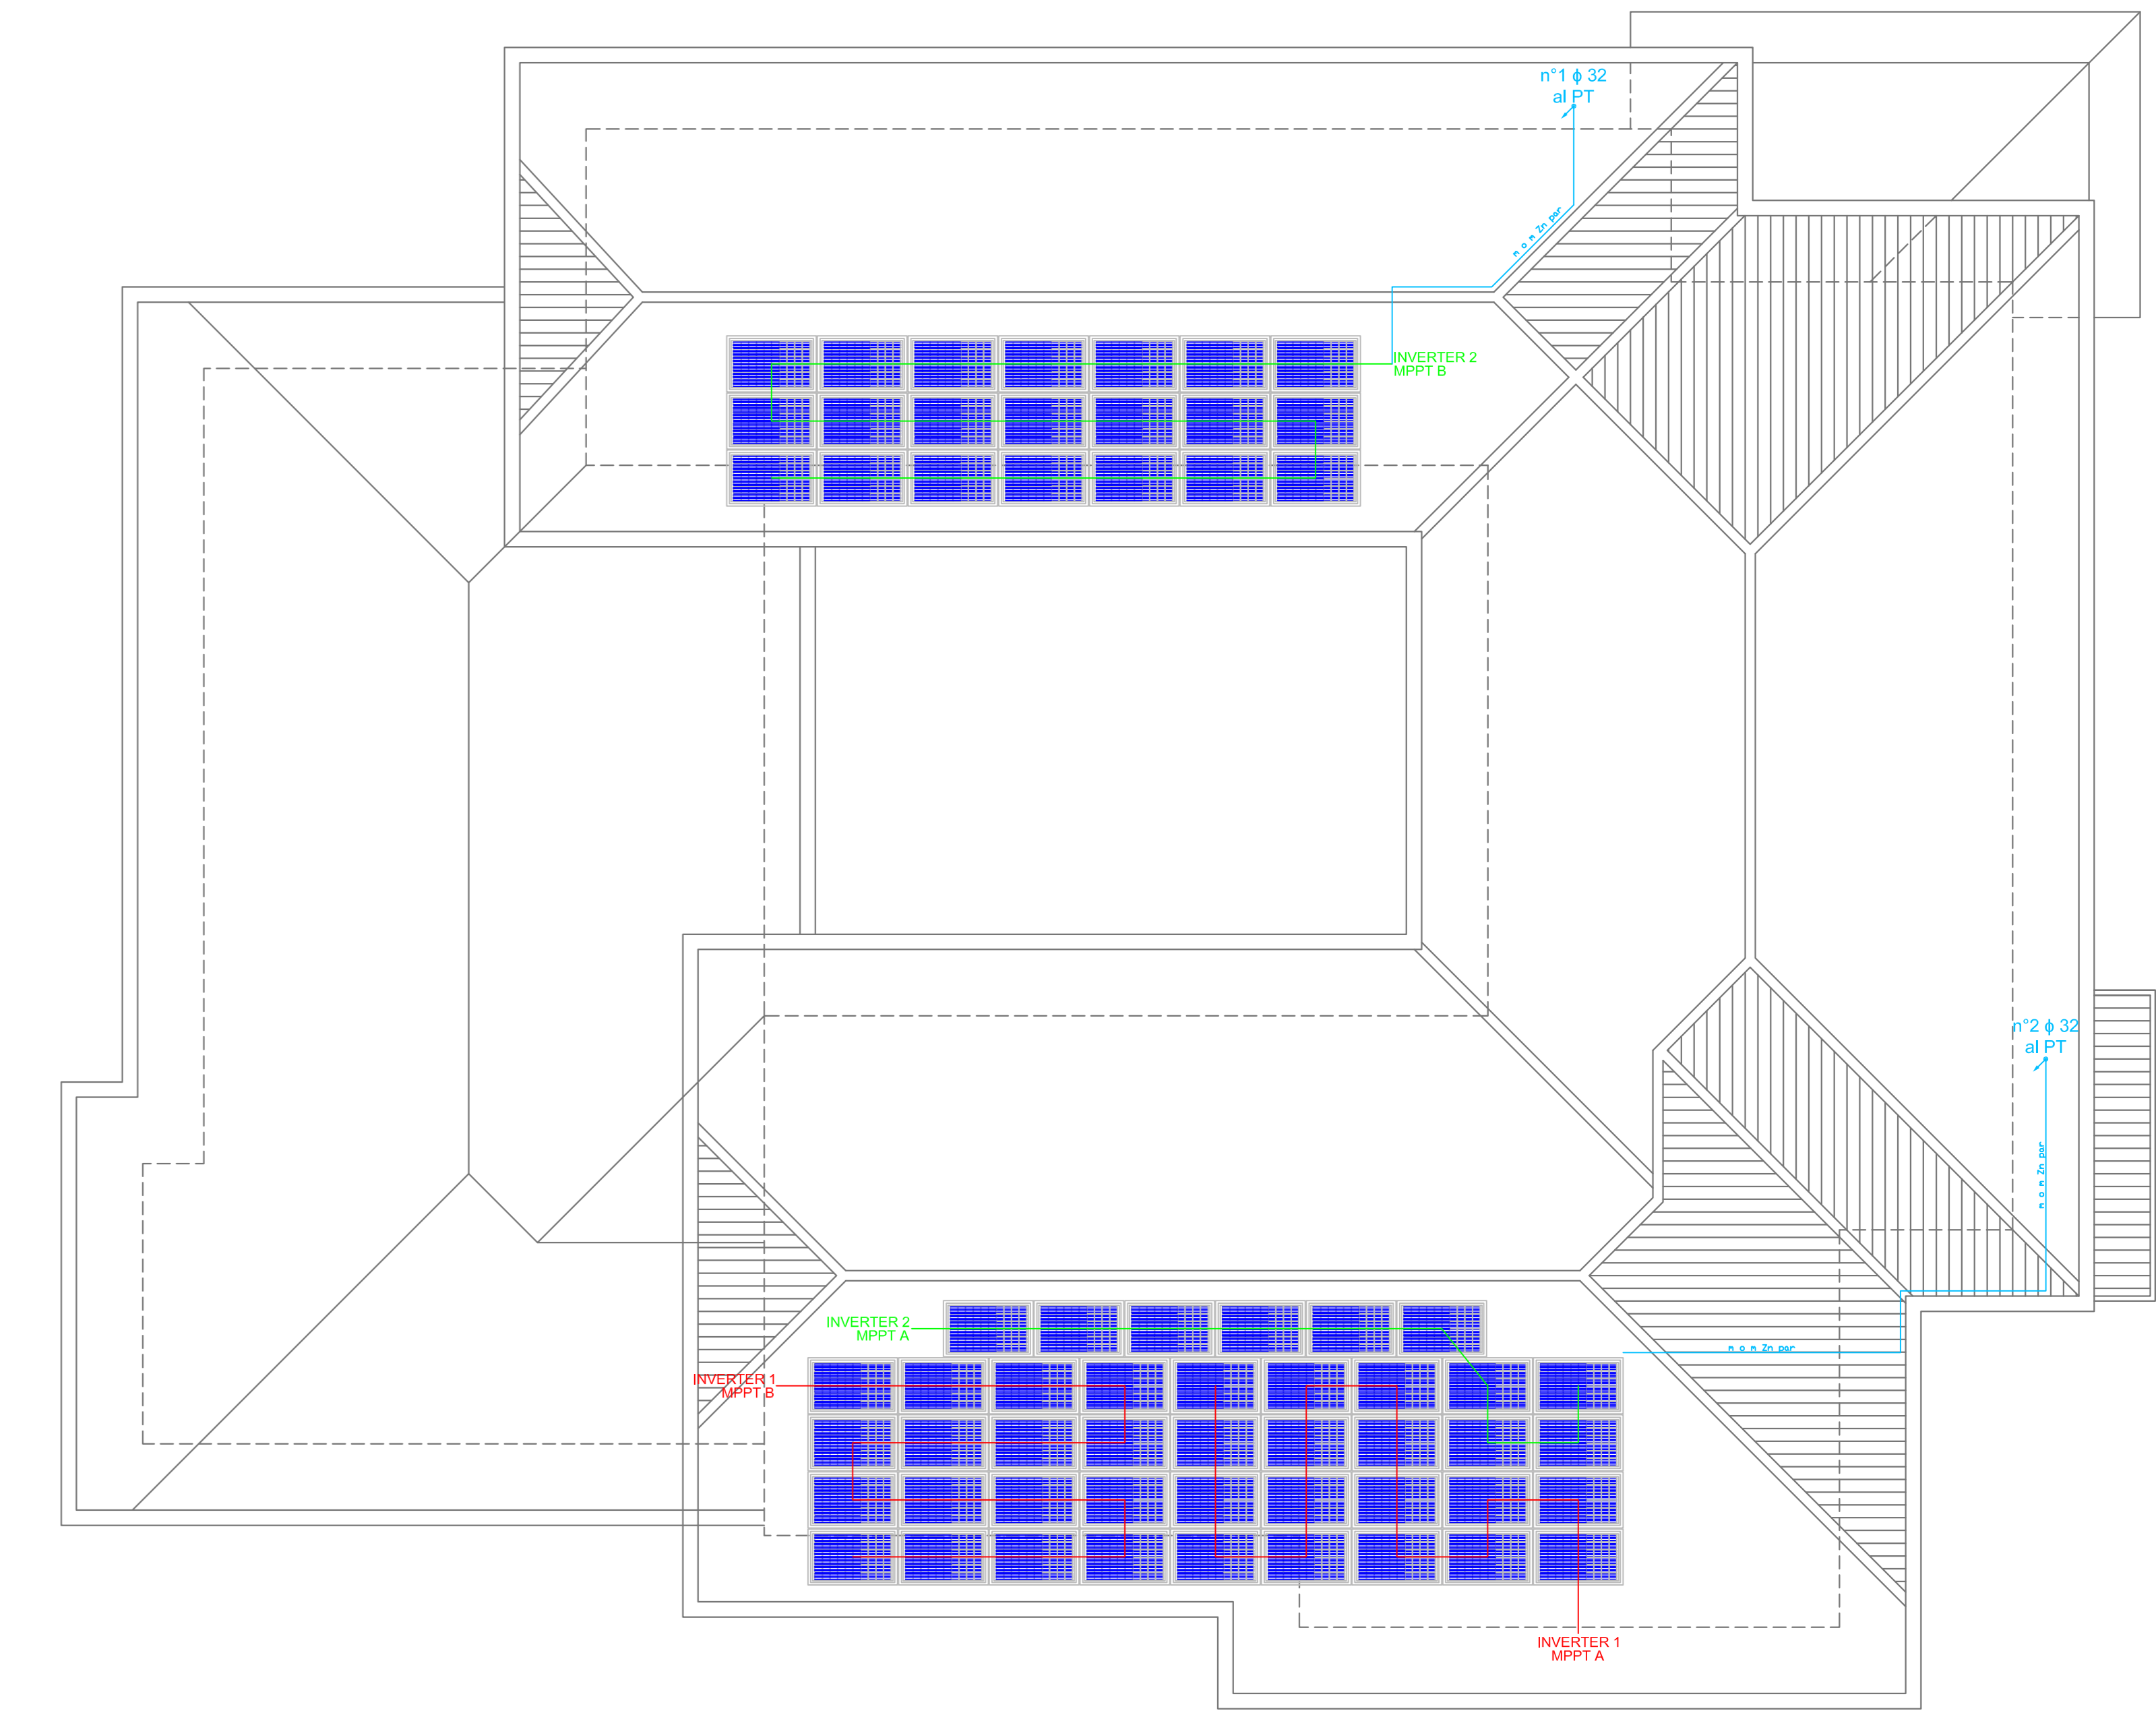

LEGENDA SIMBOLI GRATICI

- GRUPPO DI MISURA ENTE FORNITORE
- QUADRO VANO CONTATORI
- QUADRO DI DISTRIBUZIONE
- TUBAZIONE IN ACCIAIO ZINCATO
- TUBAZIONE IN PVC RIGIDO
- CAVIDOTTO INTERRATO ENERGIA
- PIZZETTO SFERIBONABILE
- CONDOTTURA DISCENDENTE
- COLLETTORE DI NODO PRINCIPALE DI TERRA

DESIGNATO	CONTROLLATO	APPROVATO	DESCRIZIONE REVISIONE	DATA	REV.

**STUDIO ELETTROTECNICO – COSSANDI per. ind. MARIO**  
 Via Europa, 7 - 25038 RDVATO (BS)  
 Tel e Fax 030/7722556 - E-mail mario.cossandi@gmail.com

OGGETTO: IMPIANTO FOTOVOLTAICO DA 25,20 kWp - Municipio di Monticelli Brusati  
 Via Valle, 2 - 25040 Monticelli Brusati (BS)

FASE DI PROGETTAZIONE:  Preliminare  Definitivo  Esecutivo  As Built

ELABORATO: PLANIMETRIA IMPIANTO PV DA 25,20 kWp

COMMITTENTE: Comune di Monticelli Brusati  
 Via Valle, 2 - Monticelli Brusati (BS)

N° TAVOLA: **1** / 1

FILE: p12022.dwg RESPONSABILE PROGETTO: per. ind. MARIO COSSANDI DISEGNATORE: N.D. IL TECNICO:

COMMESSA: 020/22 DATA: Febbraio 2022 SCALA: 1:100

**Smart String Battery**

- More Usable Energy
- Flexible Investment
- Safe & Reliable
- Easy Installation
- Quick Commissioning
- Perfect Compatibility

**Smart Energy Center**

- Seicurezza Attiva
- Reze PII Rivista
- Pronto per la Rete
- Comunicazione Evolvibile

Curva di Efficienza

Sistema Elettrico

**Vertex S**

Vertex S Solar Panel

TrinaSolar